


RZUT PIWNIC

skala 1:100

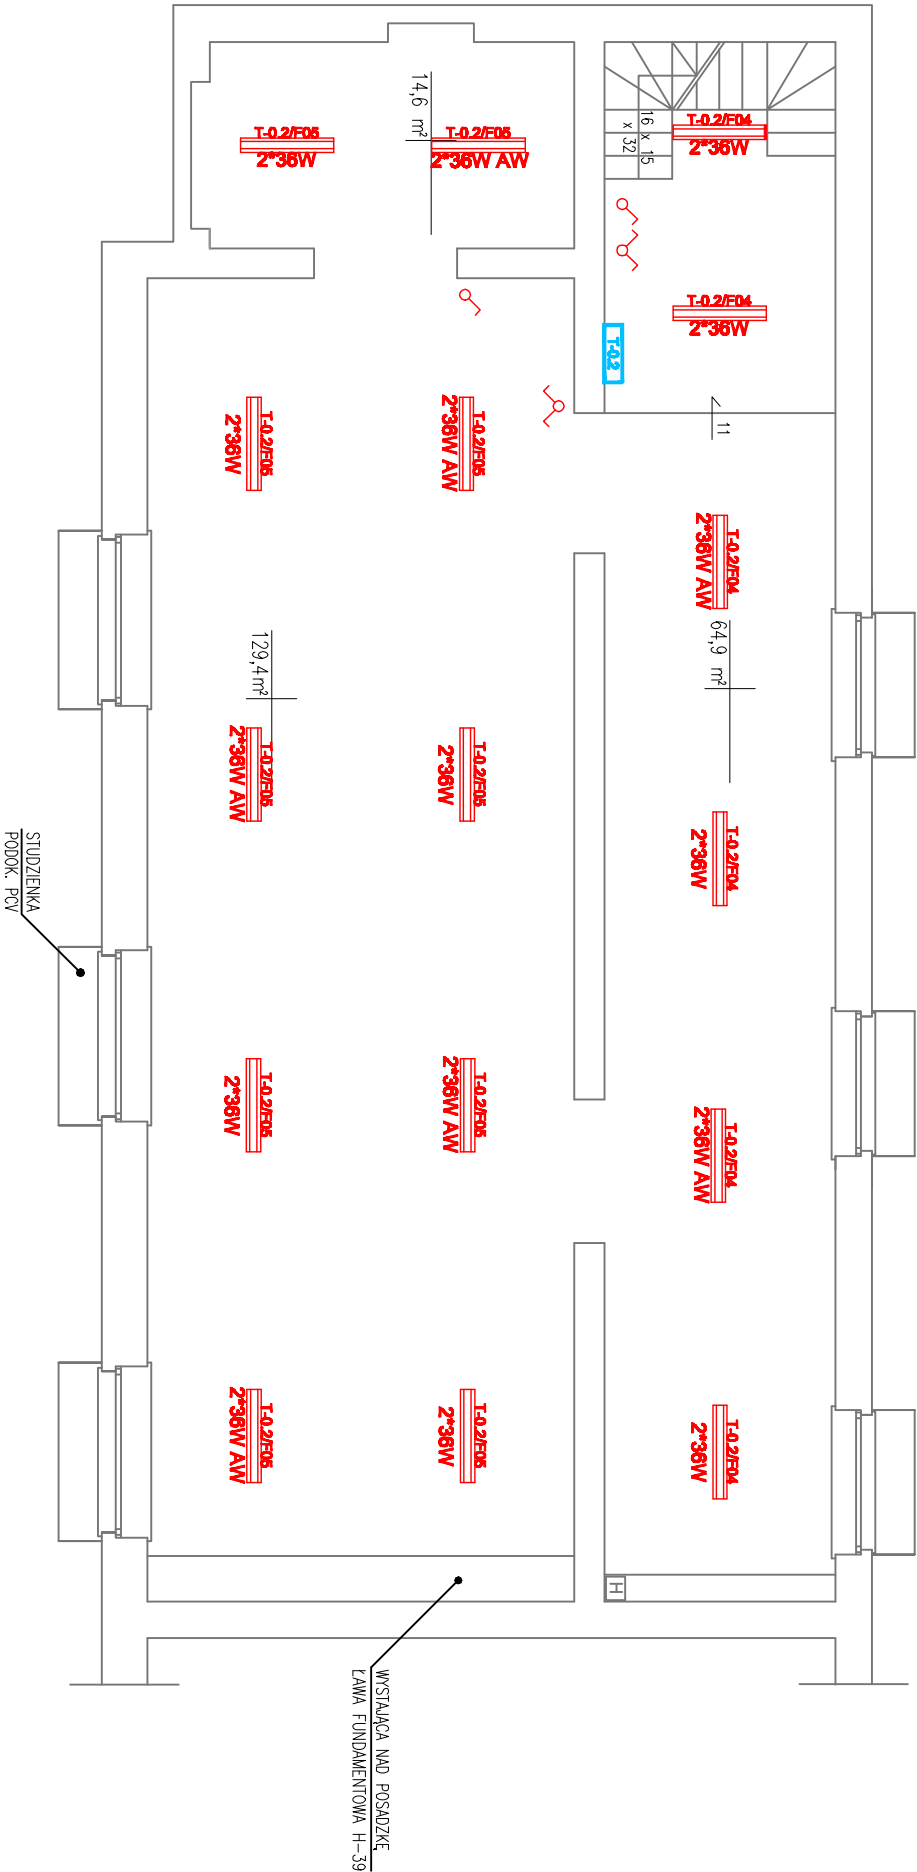

PROJEKTANT	BIURO ARCH.-KONSTR. "ANBUD SC"		
	UL.PONIAŃOWSKIEGO 3, 96-316 MIĘDZYBORÓW		
TEMAT OPRACOWANIA	PROJEKT REMONTU BUDYNKU ZESPOŁU SZKÓŁ NR 1 W ŻYRARDOWIE		
LOKALIZACJA	ŻYRARDÓW, UL. BOHATERÓW WARSZAWY 4, 96-300 ŻYRARDÓW		
INWESTOR	STAROSTWO POWIATOWE W ŻYRARDOWIE	NR RYS.: 17	
TYTUL RYSUNKU	RZUT PIWNIC SKRZYDŁA BUDYNKU GŁÓWNEGO -PLAN INSTALACJI ELEKTRYCZNEJ	SKALA: 1:100	
WYKONAŁ	techn. Andrzej Bartosik	4/84 Sk-ce	
DATA: III.2016	mgr inż. Bogdan Uzar		61/75/OP