


## lokalizacja doświetli

wyjscie do  
wymiany  
kanalizacji  
sanitarnej  
do  
istniejacego  
przykanalika  
nad  
posadzką w  
piwnicy

instalację hydrantową  
włączyć do istniejącego  
ogregatu  
pompowego na części  
hali sportowej

## RZUT PIWNIC

skala 1:100

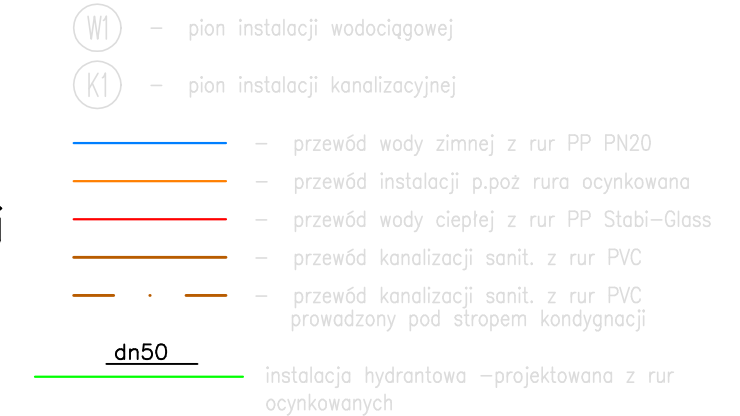

instalację zimnej wody  
włączyć  
do istniejącej instalacji  
w części hali sportowej

doświetła wym. 1100\*600\*450

doświetła wym. 1100\*600\*450

Do wyceny należy doliczyć 15mb rury dn50mm oraz izolację p. 9mm  
projektowana instalacja p.poz dla Szkoły dn50mm

Do wyceny należy doliczyć 15mb rury PP63mm wraz z izolacją gr. 9mm  
projektowana instalacja zimnej wody PP63mm dla Szkoły dn50mm

projektowane włączenie poprzez trójnik 50/50/50 mm

## LEGENDA

 otwory okienne lub drzwiowe do zamurowania

—X—X— ściany, schody do wyburzenia

ściana do wymiany na płycę g-

PROJEKTANT	BIURO ARCH.—KONSTR. "ANBUD SC" UL.PONIAŃSKIEGO 3, 96—316 MIĘDZYBORÓW	
TEMAT OPRACOWANIA	PROJEKT REMONTU BUDYNKU ZESPOŁU SZKÓŁ NR 1 W ŻYRARDOWIE	
LOKALIZACJA	ŻYRĄDÓW, UL. BOHATERÓW WARSZAWY 4, 96—300 ŻYRĄDÓW	
INWESTOR	STAROSTWO POWIATOWE W ŻYRARDOWIE	NR RYS.: 1
TYTUŁ RYSUNKU	RZUT PIWNIC —INSTALACJA WOD—KAN BUDYNKU GŁÓWNEGO	SKALA: 1:100
WYKONAŁ	mgr inż. Marcin Łaska LOD/1625/POOS/11	DATA: 04.2016

## lokalizacja doświeta

## lokalizacja doświetli