


## lokalizacja doświatli

doświetła wym. 2050\*1100\*500 doświetła wym. 2050\*1100\*500

doświetla wym. 2050\*1100\*500

# RZUT PIWNIC

skala 1:100

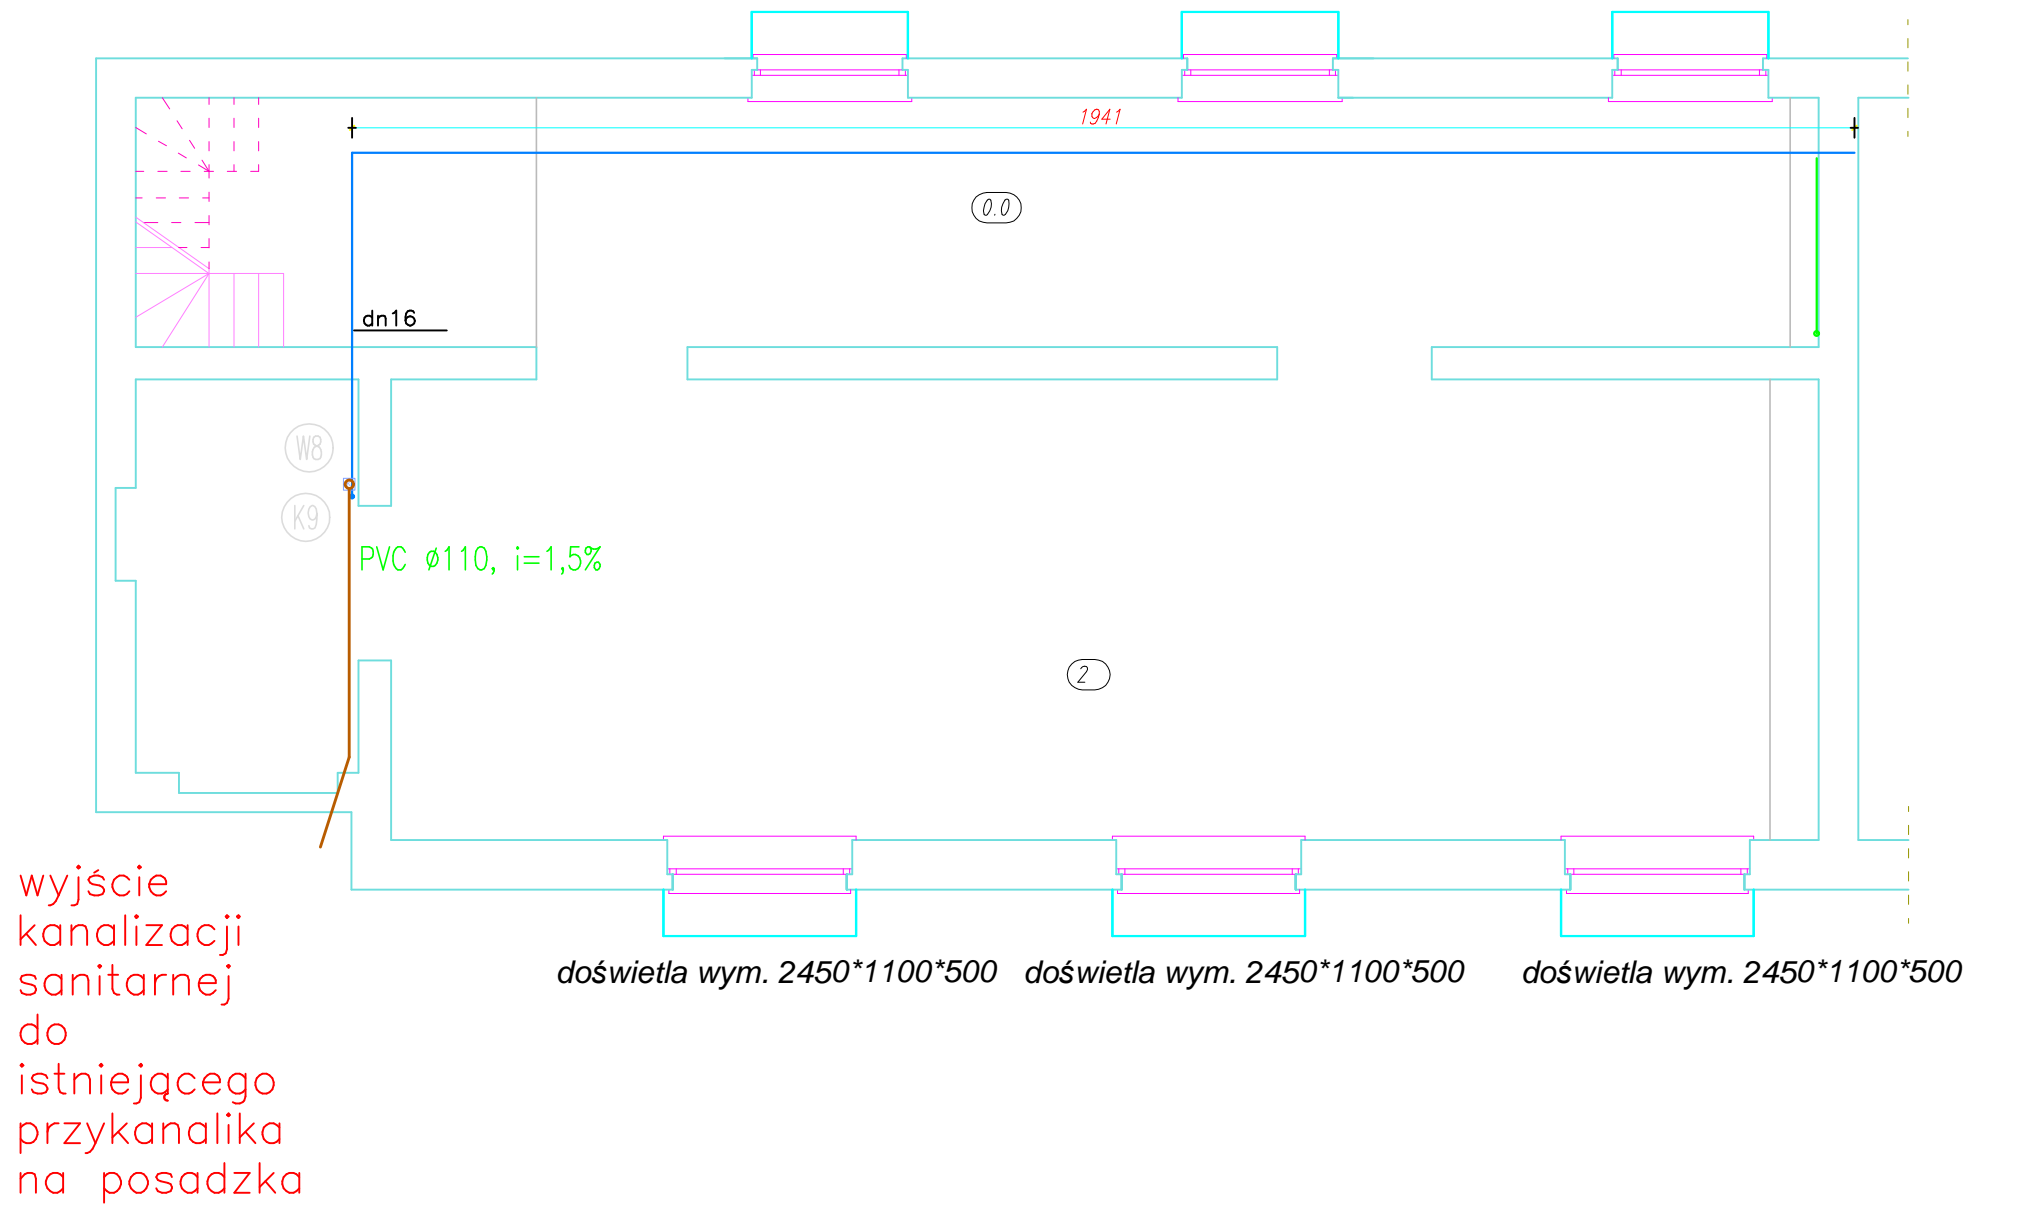

- 
- W1 – pion instalacji wodociągowej
  - K1 – pion instalacji kanalizacyjnej
  - — — — — przewód wody zimnej z rur PP PN20
  - — — — — przewód wody ciepłej z rur PP Stabi-Glass
  - — — — — przewód kanalizacji sanit. z rur PVC
  - — — — — przewód kanalizacji sanit. z rur PVC prowadzony pod stropem kondygnacji

## lokalizacja doświetli

PROJEKTANT	BIURO ARCH.–KONSTR. "ANBUD SC" UL.PONIAŃSKIEGO 3, 96–316 MIĘDZYBÓRÓW	
TEMAT OPRACOWANIA	PROJEKT REMONTU BUDYNKU ZESPOŁU SZKÓŁ NR 1 W ŻYRARDOWIE	
LOKALIZACJA	ŻYRARDÓW, UL. BOHATERÓW WARSZAWY 4, 96–300 ŻYRARDÓW	
INWESTOR	STAROSTWO POWIATOWE W ŻYRARDOWIE	NR RYS.: 4
TYTUŁ RYSUNKU	RZUT PIWNIC –inst. wod–kan SKRZYDŁO BUDYNKU	SKALA: 1:100
WYKONAŁ	mgr inż. Marcin Laska LOD/1625/POOS/11	DATA: 104.2016