


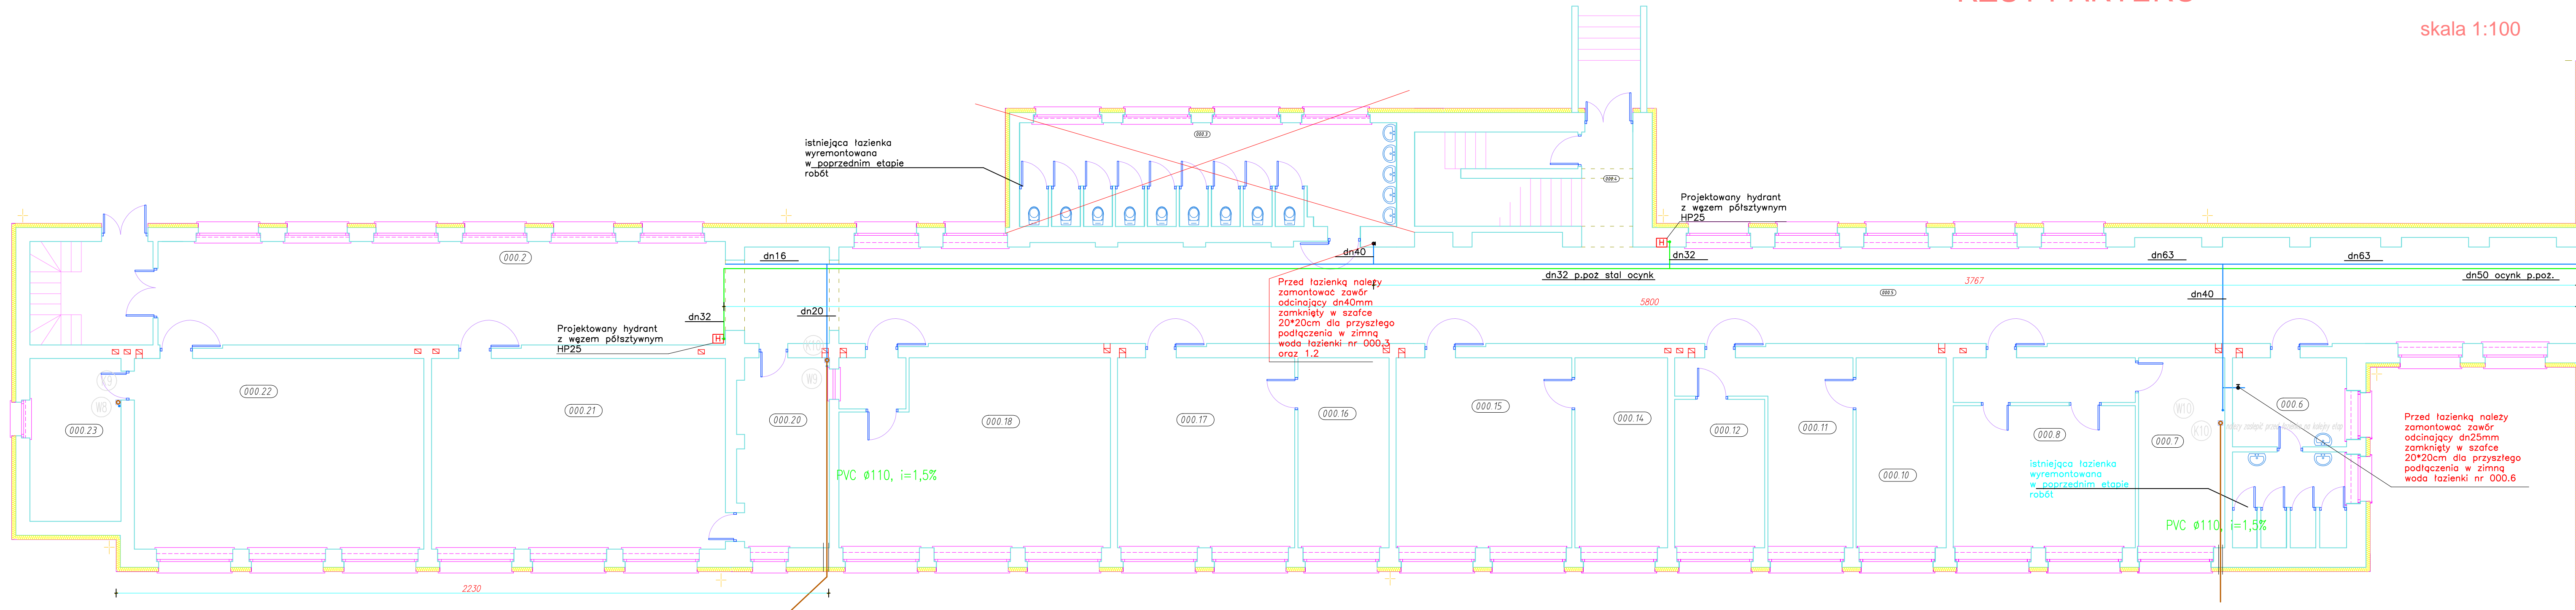


RZUT PARTERU

skala 1:100



- | | |
|---|---|
| (W1) | - pion instalacji wodociągowej |
| (K1) | - pion instalacji kanalizacyjnej |
|  | - przewód wody zimnej z rur PP PN20 |
|  | - przewód wody ciepłej z rur PP Stabi-Glass |
|  | - przewód kanalizacji sanit. z rur PVC |
|  | - przewód kanalizacji sanit. z rur PVC prowadzony pod stropem kondygnacji |

PROJEKTANT	BIURO ARCH.—KONSTR. "ANBUD SC" UL.PONIAŃOWSKIEGO 3, 96-316 MIĘDZYBÓRÓW	
TEMAT OPRACOWANIA	PROJEKT REMONTU BUDYNKU ZESPOŁU SZKÓŁ NR 1 W ŻYRARDOWIE	
LOKALIZACJA	ŻYRARDÓW, UL. BOHATERÓW WARSZAWY 4, 96-300 ŻYRARDÓW	
INWESTOR	STAROSTWO POWIATOWE W ŻYRARDOWIE	NR RYS.: 5
TYTUŁ RYSUNKU	RZUT PARTERU —inst. wod—kan SKRZYDŁO BUDYNKU GŁÓWNEGO	SKALA: 1:100
WYKONAŁ	mgr inż. Marcin Łaska LOD/1625/P00S/11	DATA: 04.2016