


RZUT I PIĘTRA

skala 1:100

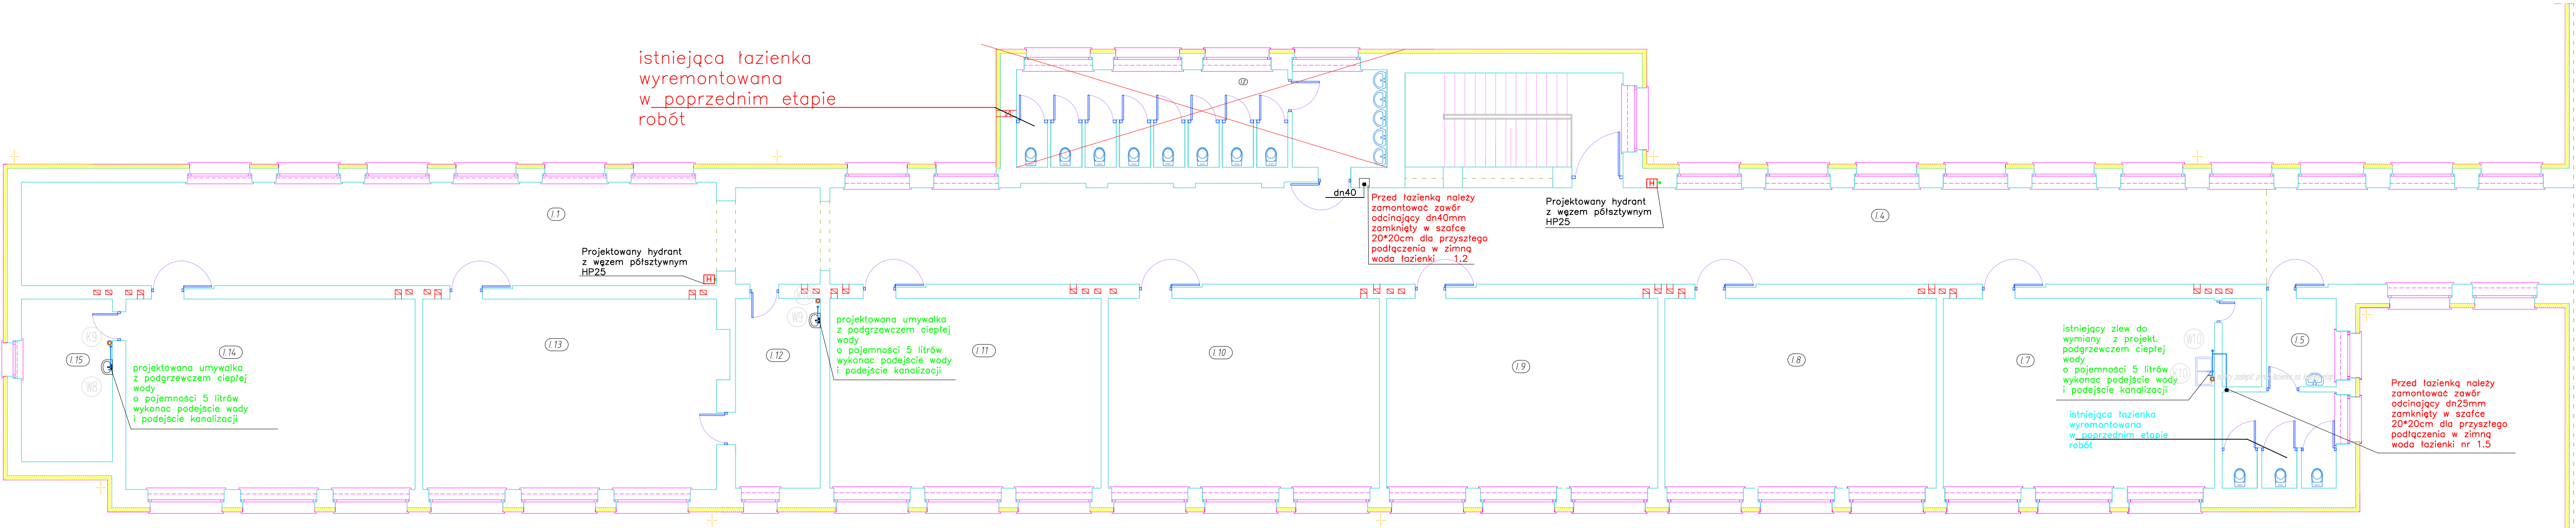

- WI - pion instalacji wodociągowej
KI - pion instalacji kanalizacyjnej

- przewód wody zimnej z rur PP PN20
- przewód kanalizacji sanit. z rur PVC
- przewód kanalizacji sanit. z rur PVC prowadzony pod stropem kondygnacji

PROJEKTANT	BIURO ARCH.-KONSTR. "ANBUD SC" UL.PONIATOWSKIEGO 3, 96-316 MIĘDZYBORÓW	
TEMAT OPRACOWANIA	PROJEKT REMONTU BUDYNKU ZESPOŁU SZKÓŁ NR 1 W ŻYRARDOWIE	
LOKALIZACJA	ŻYRARDÓW, UL. BOHATERÓW WARSZAWY 4, 96-300 ŻYRARDÓW	
INWESTOR	STAROSTWO POWIATOWE W ŻYRARDOWIE	NR RYS.: 6
TYTUŁ RYSUNKU	RZUT I PIĘTRA - inst. wod-kan SKRZYDŁO BUDYNKU GŁÓWNEGO	SKALA: 1:100
WYKONAŁ	mgr inż. Marcin Łaska ŁÓD/1625/POOS/11	DATA: 04.2016