


RZUT PARTERU

skala 1:100

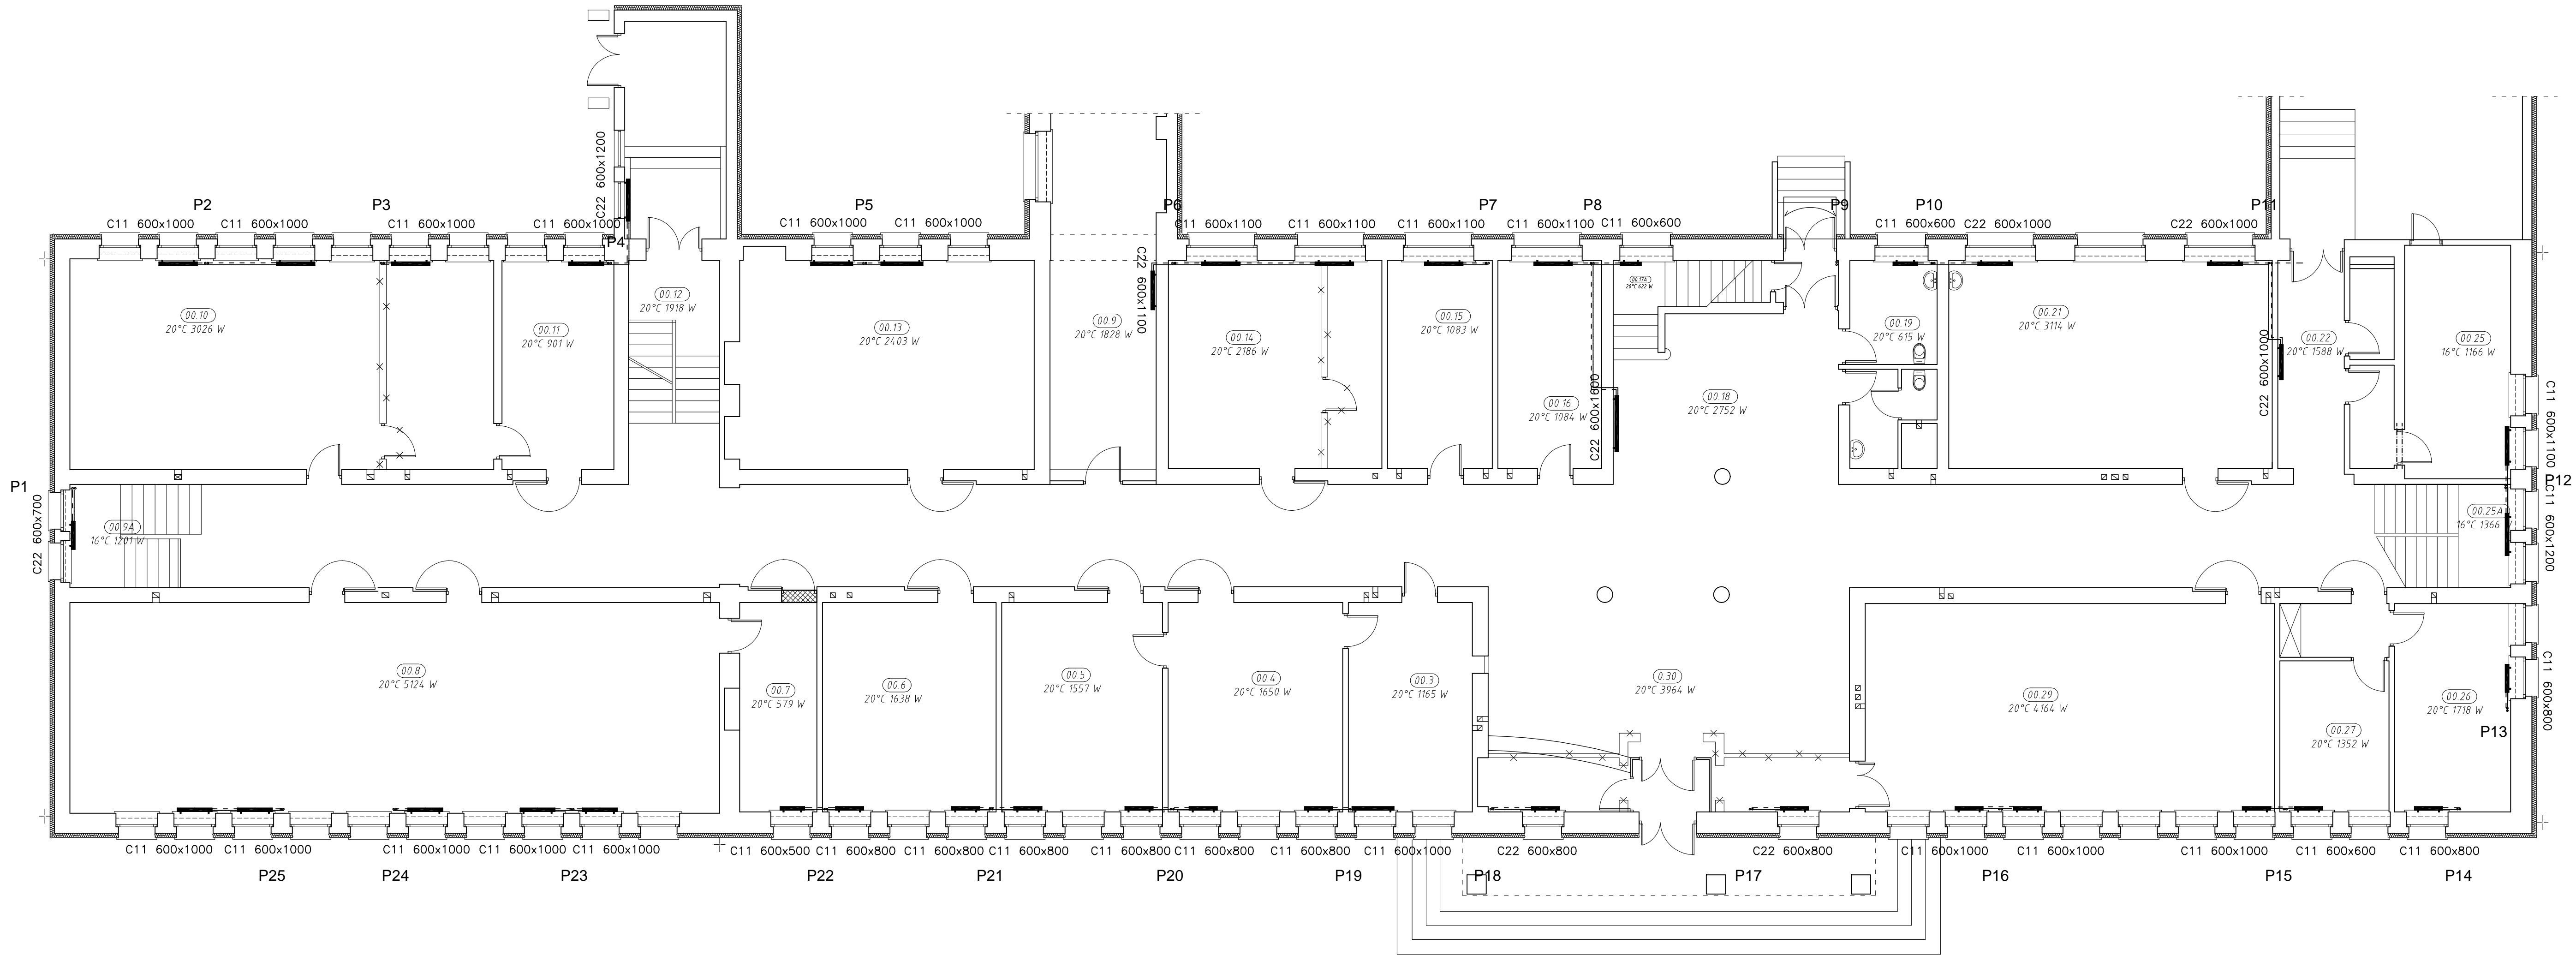

- oznaczenia:
- – pion c.o.
 - — — — — rurociąg zasilający instalacji c.o.
 - rurociąg powrotny instalacji c.o.
 - dn28 – opis średnic instalacji c.o.
 - C11 600x800 – grzejnik stalowy 1 – płytowy z zasilaniem bocznym o wys. 0,6 m i dł. 0,8m
 - P1...P50 – oznaczenie pionów instalacji c.o.
 - – przewody c.o. prowadzone w kanałach

LEGENDA

- otwory okienne lub drzwiowe do zamurowania
- ściany, schody do wyburzenia
- ściany projektowane

PROJEKTANT	BIURO ARCH.–KONSTR. "ANBUD SC" UL.PONIATOWSKIEGO 3, 96–316 MIĘDZYBORÓW		
TEMAT OPRACOWANIA	PROJEKT REMONTU BUDYNKU ZESPOŁU SZKÓŁ NR 1 W ŻYRARDOWIE		
LOKALIZACJA	ŻYRARDÓW, UL. BOHATERÓW WARSZAWY 4, 96–300 ŻYRARDÓW		
INWESTOR	STAROSTWO POWIATOWE W ŻYRARDOWIE	NR RYS.: 2	
TYTUŁ RYSUNKU	RZUT PARTERU BUDYNKU GŁÓWNEGO –inst. co	SKALA: 1:100	
WYKONAŁ	mgr inż. Marcin Łaska LOD/1625/POOS/11	DATA: 04.2016	