


RZUT PIWNIC

skala 1:100

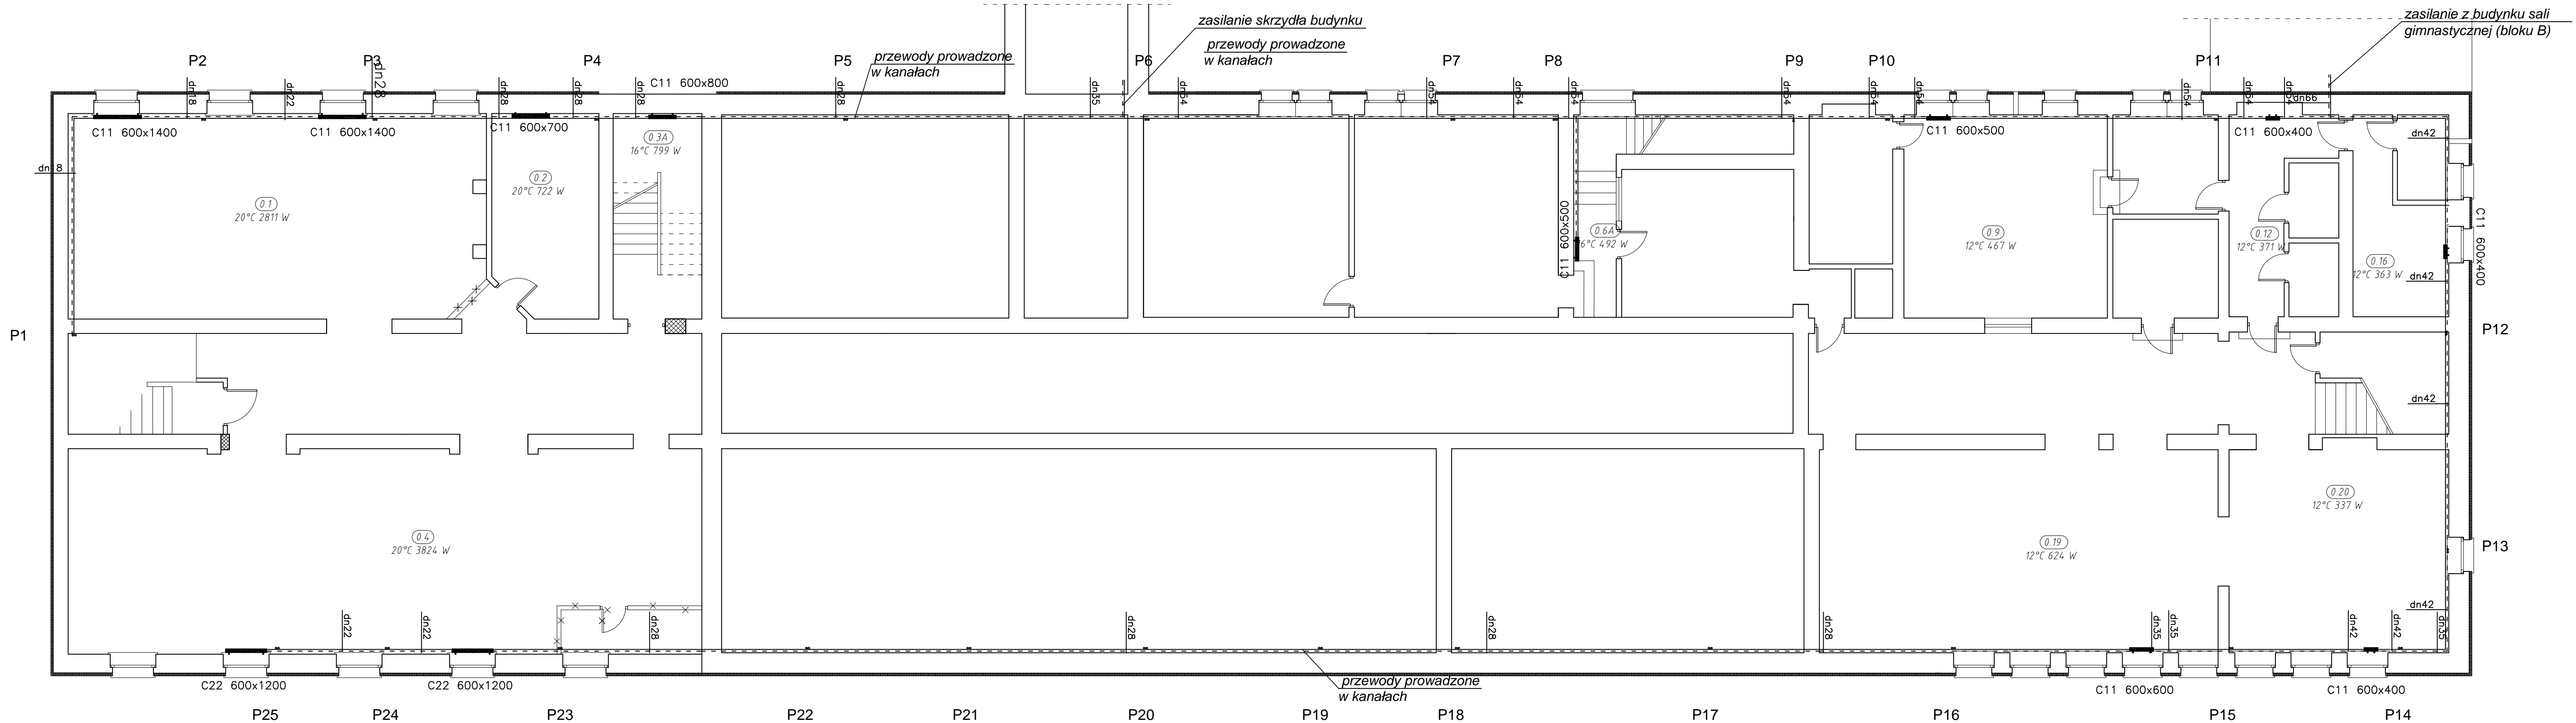

oznaczenia:

- .. - pion c.o.
- - rurociąg zasilający instalacji c.o.
- - - - - rurociąg powrotny instalacji c.o.
- dn28 - opis średnic instalacji c.o.
- C11 600x800 - grzejnik stalowy 1 – płytowy z zasilaniem bocznym o wys. 0,6 m i dł. 0,8m
- P1...P50 - oznaczenie pionów instalacji c.o.
- - - - - przewody c.o. prowadzone w kanałach

LEGENDA

- [hatched box] otwory okienne lub drzwiowe do zamurowania
- [crossed line] ściany, schody do wyburzenia
- [double line] ściana do wymiany na płytę g-k

PROJEKTANT	BIURO ARCH.–KONSTR. "ANBUD SC" UL.PONIAŃOWSKIEGO 3, 96–316 MIĘDZYBÓRÓW		
TEMAT OPRACOWANIA	PROJEKT REMONTU BUDYNKU ZESPOŁU SZKÓŁ NR 1 W ŻYRARDOWIE		
LOKALIZACJA	ŻYRARDÓW, UL. BOHATERÓW WARSZAWY 4, 96–300 ŻYRARDÓW		
INWESTOR	STAROSTWO POWIATOWE W ŻYRARDOWIE	NR RYS.: 1	
TYTUŁ RYSUNKU	RZUT PIWNIC BUDYNKU GŁÓWNEGO–inst. co	SKALA: 1:100	
WYKONAŁ	mgr inż. Marcin Łaska LOD/1625/POOS/11	DATA: 04.2016	