


RZUT I PIĘTRA

skala 1:100

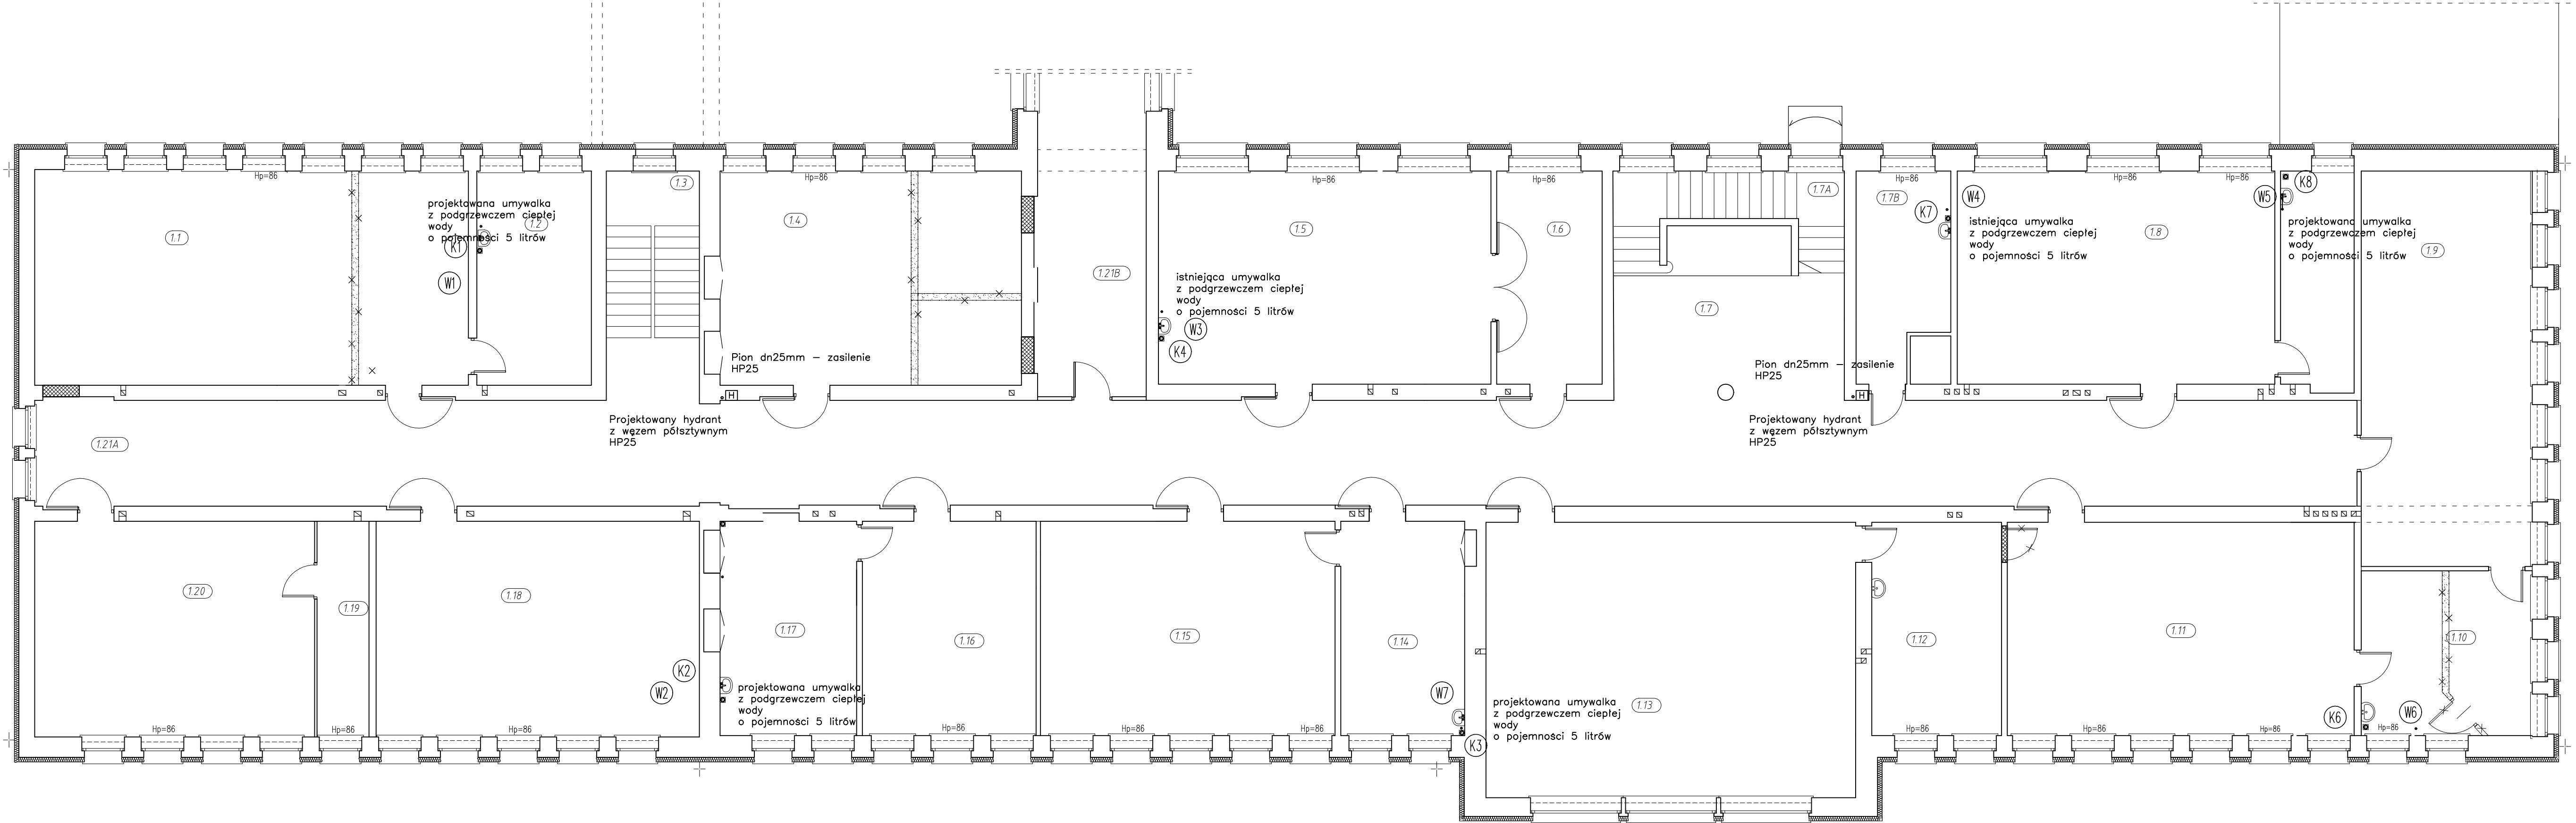

- W1 - pion instalacji wodociągowej  
K1 - pion instalacji kanalizacyjnej
- — — — — przewód wody zimnej z rur PP PN20  
— — — — — przewód wody ciepłej z rur PP Stabi-Glass  
— — — — — przewód kanalizacji sanit. z rur PVC  
— — — — — przewód kanalizacji sanit. z rur PVC prowadzony pod stropem kondygnacji

LEGENDA

- — — — — otwory okienne lub drzwiowe do zamurowania  
— x — ściany, schody do wyburzenia  
— — — ściana do wymiany na płycie g-k

PROJEKTANT	BIURO ARCH.-KONSTR. "ANBUD SC" UL.PONIAŃOWSKIEGO 3, 96-316 MIĘDZYBORÓW	
TEMAT OPRACOWANIA	PROJEKT REMONTU BUDYNKU ZESPOŁU SZKÓŁ NR 1 W ŻYRARDOWIE	
LOKALIZACJA	ŻYRARDÓW, UL. BOHATERÓW WARSZAWY 4, 96-300 ŻYRARDÓW	
INWESTOR	STAROSTWO POWIATOWE W ŻYRARDOWIE	NR RYS.: 3
TYTUŁ RYSUNKU	RZUT I PIĘTRA -wod-kan BUDYNKU GŁÓWNEGO	SKALA: 1:100
WYKONAŁ	mgr inż. Marcin Łaska LOD/1625/POOS/11	DATA: 04.2016