


RZUT PIWNIC

skala 1:100

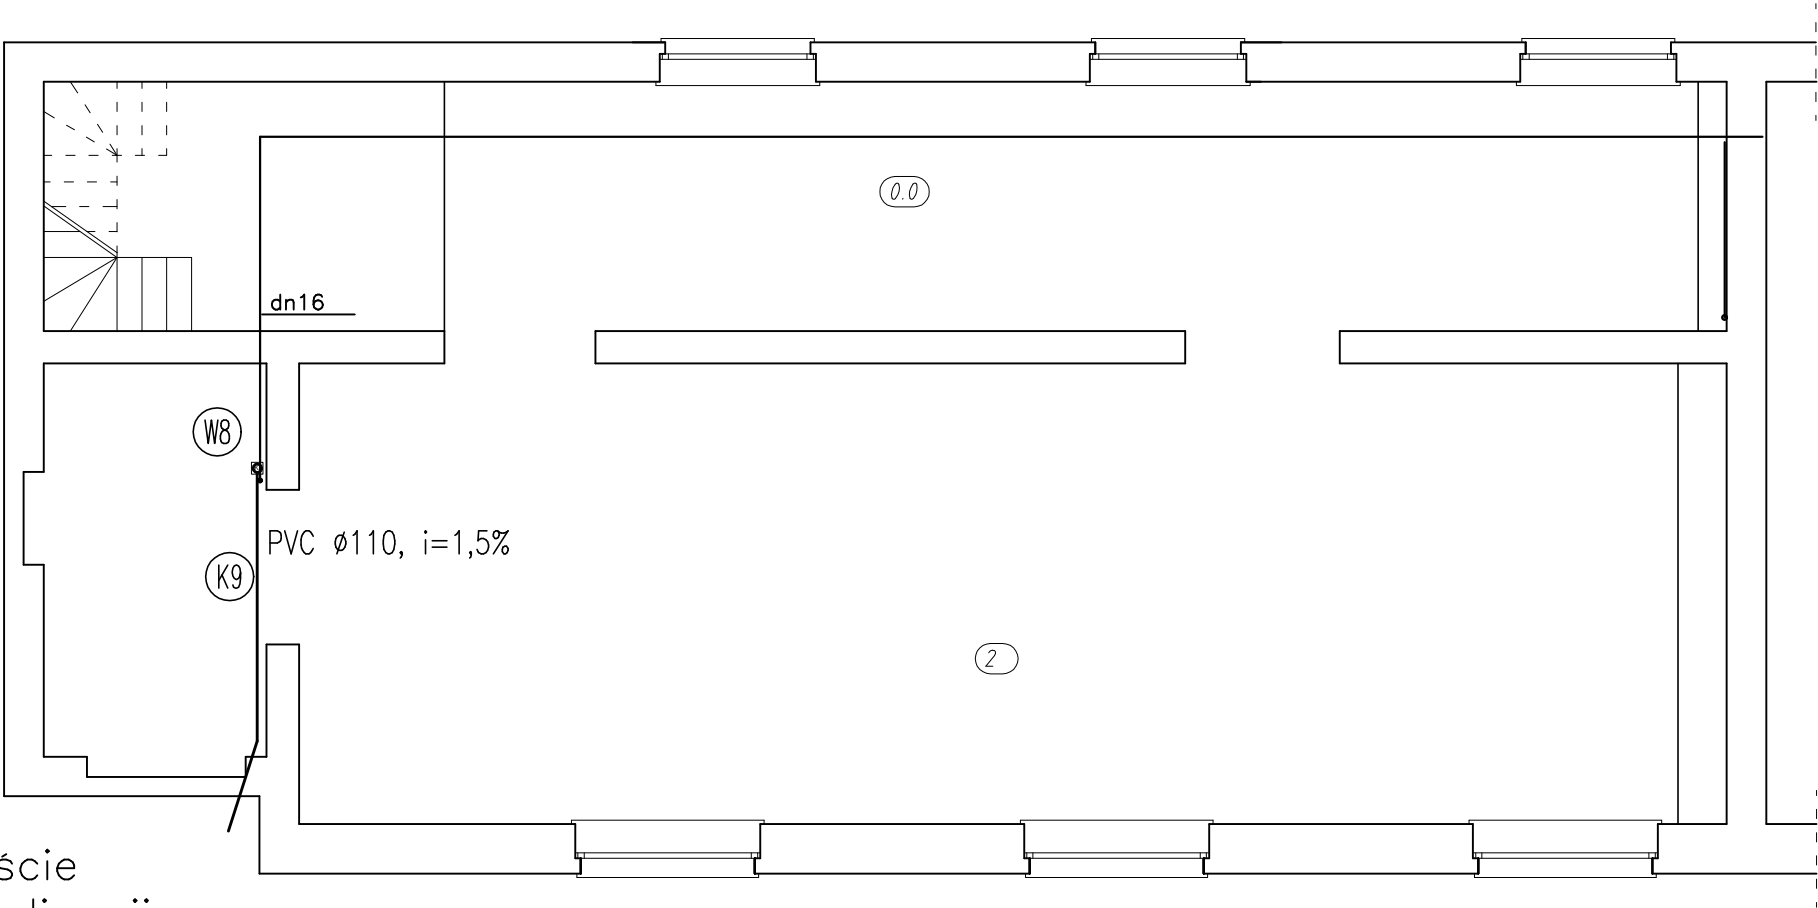

- W1 - pion instalacji wodociągowej
- K1 - pion instalacji kanalizacyjnej
- - przewód wody zimnej z rur PP PN20
- - przewód cyrkulacji c.w.u. z rur PP Stabi-Glass
- - przewód wody ciepłej z rur PP Stabi-Glass
- - przewód kanalizacji sanit. z rur PVC
- · — - przewód kanalizacji sanit. z rur PVC prowadzony pod stropem kondygnacji

wyjście
kanalizacji
sanitarnej
do
istniejącego
przykanalika

PROJEKTANT	BIURO ARCH.—KONSTR. "ANBUD SC" UL.PONIAŃOWSKIEGO 3, 96–316 MIĘDZYBORÓW	
TEMAT OPRACOWANIA	PROJEKT REMONTU BUDYNKU ZESPOŁU SZKÓŁ NR 1 W ŻYRARDOWIE	
LOKALIZACJA	ŻYRARDÓW, UL. BOHATERÓW WARSZAWY 4, 96–300 ŻYRARDÓW	
INWESTOR	STAROSTWO POWIATOWE W ŻYRARDOWIE	NR RYS.: 4
TYTUŁ RYSUNKU	RZUT PIWNIC –inst. wod–kan SKRZYDŁO BUDYNKU	SKALA: 1:100
WYKONAŁ	mgr inż. Marcin Laska LOD/1625/POOS/11	DATA: 104.2016