


RZUT PARTERU

skala 1:100

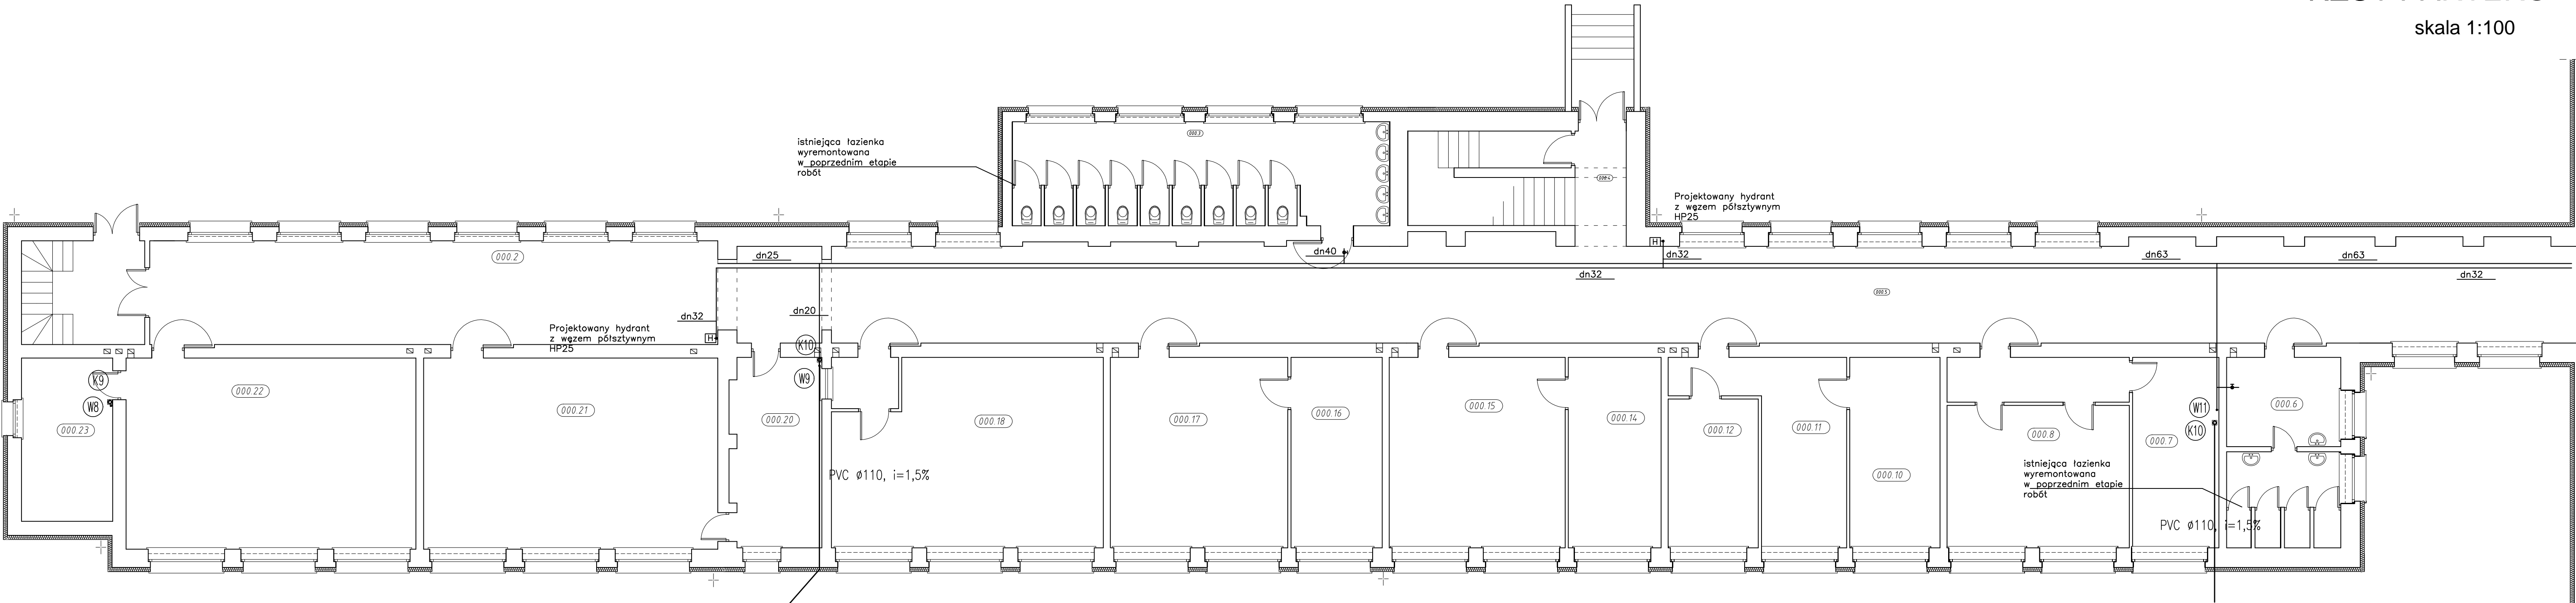

- W1 - pion instalacji wodociągowej
- K1 - pion instalacji kanalizacyjnej
- — — — — przewód wody zimnej z rur PP PN20
- — — — — przewód wody ciepłej z rur PP Stabi-Glass
- — — — — przewód kanalizacji sanit. z rur PVC
- · — — — — przewód kanalizacji sanit. z rur PVC prowadzony pod stropem kondygnacji

PROJEKTANT	BIURO ARCH.-KONSTR. "ANBUD SC" UL.PONIATOWSKIEGO 3, 96-316 MIĘDZYBORÓW	
TEMAT OPRACOWANIA	PROJEKT REMONTU BUDYNKU ZESPOŁU SZKÓŁ NR 1 W ŻYRARDOWIE	
LOKALIZACJA	ŻYRARDÓW, UL. BOHATERÓW WARSZAWY 4, 96-300 ŻYRARDÓW	
INWESTOR	STAROSTWO POWIATOWE W ŻYRARDOWIE	NR RYS.: 5
TYTUŁ RYSUNKU	RZUT PARTERU -inst. wod-kan SKRZYDŁO BUDYNKU GŁÓWNEGO	SKALA: 1:100
WYKONAŁ	mgr inż. Marcin Łaska ŁÓD/1625/POOS/11	DATA: 04.2016