



INSTALACJA WENTYLACJI - PRZEKROJE PARTER

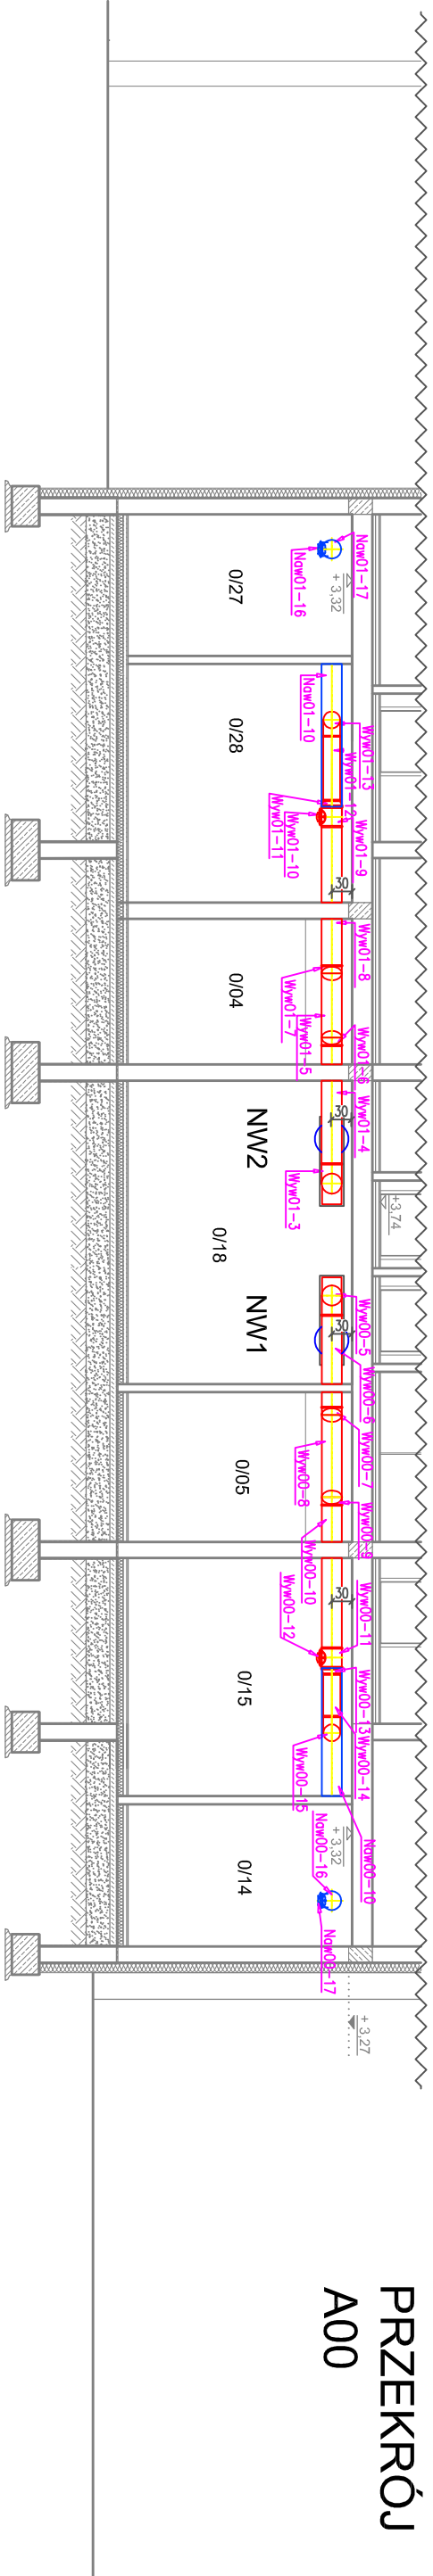


PRZEMKŲ

A00

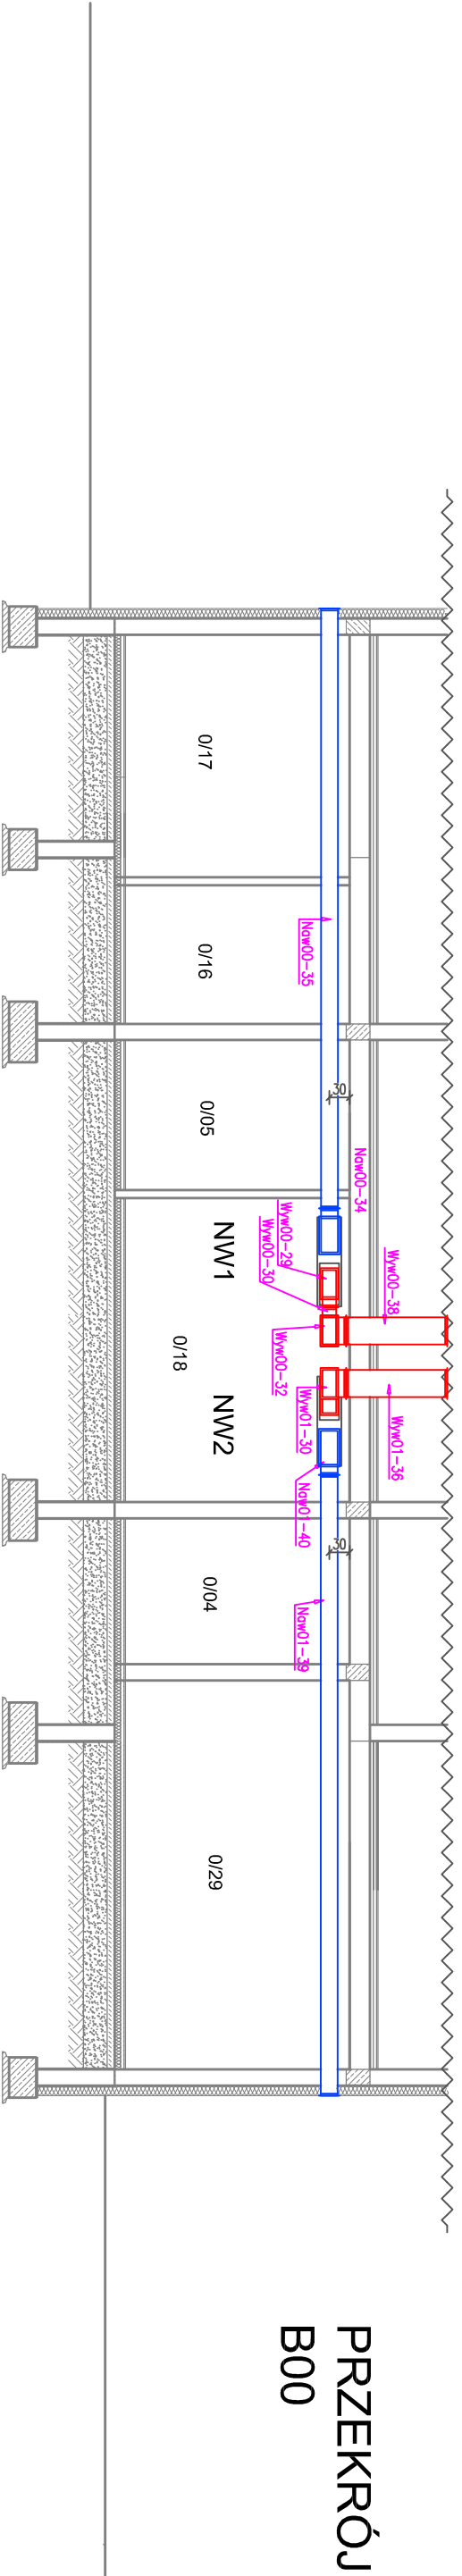

PRZEKRÓJ B00

<div style="text-align: right;">  </div>					
<p align="center">" Utwór Chroniony Prawem Autorskim - Wszelkie Prawa Zastrzeżone "</p>					
PROJEKT: PRZEDSIĘWZIENIE PROJEKTOWO-BUDOWLANE "EKOBUD" s.c. Dmoch Druż nr 89 B 95-061 Dmoch PRACOWNIA PROJEKTYWNA: 93-312 Łódź, ul. Tuwajńska 155					
Tytuł rysunku: KALCULACJA INWESTYCJI UL. BOHATERÓW WARSZAWY 4 ŻYRARDÓW DZIAŁKA NR EWID. 4398/17 OBRĘB 0004 ŻYRARDÓW					
Instalacja wentylacji - Przekroje Parter					
BANITA SANITARNA		Podpis:			
PROJEKTANT: dr inż. Jacek Wiśniewski	do projektu technicznego i budowlanego nr 3238/WML, 32081/WML, 16778/WML, 37081/WML nr LDO15P5060				
ASISTENT PROJEKTANTA: inż. Kamili Chyziński					
SPRACOWUJĄCY: mgr inż. Zdzisław Chężyński		w sprawie niniejszego projektu w sprawie instalacji sanitarnych (bez opłat)			
NR STROKU:		SKALA: 1:100			
DATA: 04.2014		FDA: PW			
NR STRONY:		V/04			